

KANALIZAČNÍ PŘÍPOJKY

ULICE

MAJITEL

SYSTÉM PRŮVODNOSTI

PRŮVODNOST PRŮVODNOSTI

MAJITEL

ZDROJ PRŮVODNOSTI

PODZEMNÍ

SITUACE

MAJITEL

SOUŘADNICOVÝ SYSTÉM S-JTSK

VÝŠKOVÝ SYSTÉM BPV



OPERAČNÍ PROGRAM  
ŽIVOTNÍ PROSTŘEDÍ



EVROPSKÁ UNIE  
Fond soudržnosti

Pro vodu,  
vzduch a přírodu

Pore

Akce	<b>REKONSTRUKCE A DOSTAVBA KANALIZACE V BRNĚ</b> <b>5.4.3 MČ IVANOVICE - DOSTAVBA KANALIZACE</b> 5.4.3-12 SO 12 KANALIZAČNÍ PŘÍPOJKY - IV. ETAPA		Objednatel	STATUTÁRNÍ MĚSTO BRNO
			Stupeň dokumentace	ZDS
			Datum	ČERVEN, 2011
Příloha	<b>LISTY KANALIZAČNÍCH PŘÍPOJEK</b>	Měřítko	Číslo přílohy <b>5.4.3-12.02</b>	

1 : 250


KANALIZAČNÍ PŘÍPOJKA km 0,055 <sup>35</sup> - stoka S3

ULICE:	MÁCOVA	č.o.	36+38
MAJITELÉ:	Prudký Bronislav, Ing., Prudký Vladimír, Ing., Mácova 36		
SYSTÉM KANALIZACE:	oddílná		
JMENOVITÁ SVĚTLOST:	DN 150		
MATERIÁL:	kamenina		
ZPŮSOB PŘIPOJENÍ:	odbočka na hlavním řadu		

POZNÁMKA: Polohu, profil a výškové uložení stávající přípojky zjistit při stavbě.

## SITUACE

M = 1:250

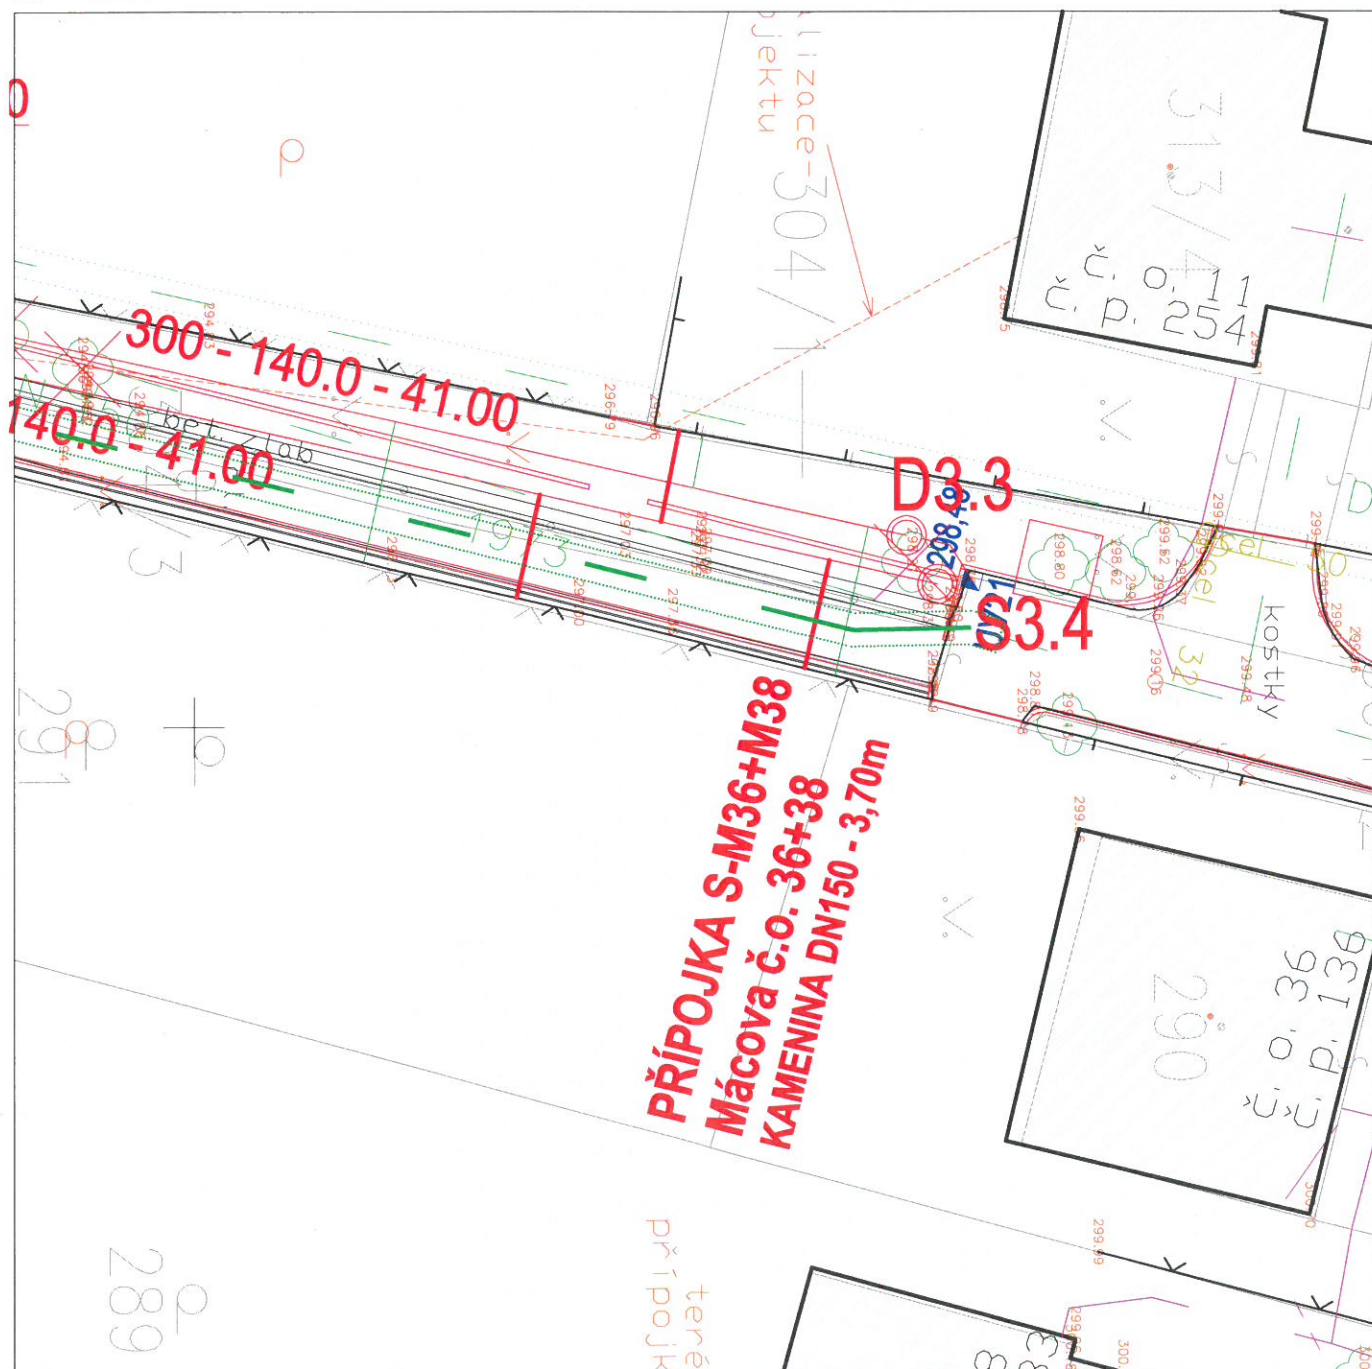

S-M36+M38


ÚZEMÍ  
POVRCH ÚZEMÍ

ul. ATRIOVÁ  
DLAŽBA

### PODÉLNÝ PROFIL STOKY

## PŘÍPOJKA S-M36+M38

MĚŘÍTKO 1:250/100

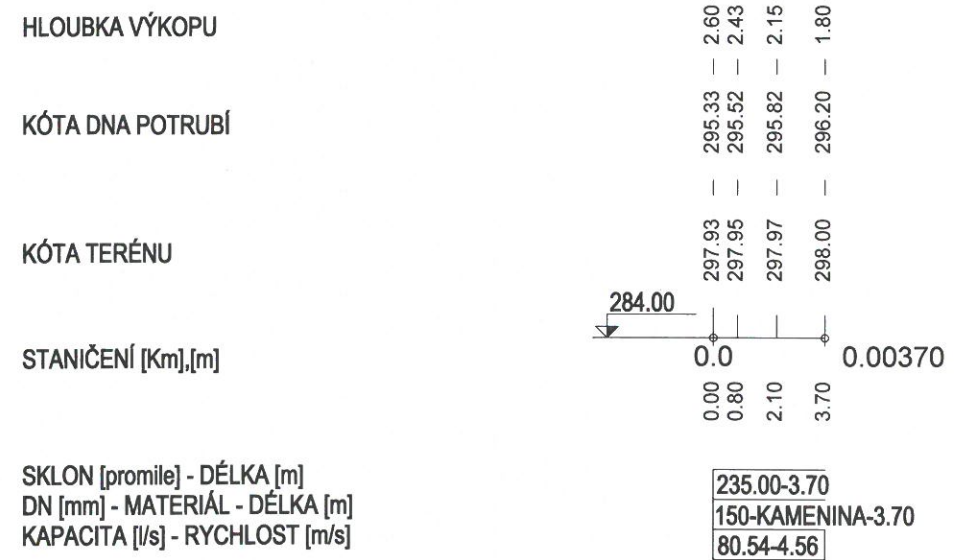

**VÝŠKOVÉ VEDENÍ KŘÍŽUJÍCÍCH INŽENÝRSKÝCH SÍTÍ JE NUTNO OVĚŘIT  
PŘED ZAHÁJENÍM ZEMNÍCH PRACÍ NA KANALIZAČNÍ PŘÍPOJCE**